


retaining wall
cca 38m long

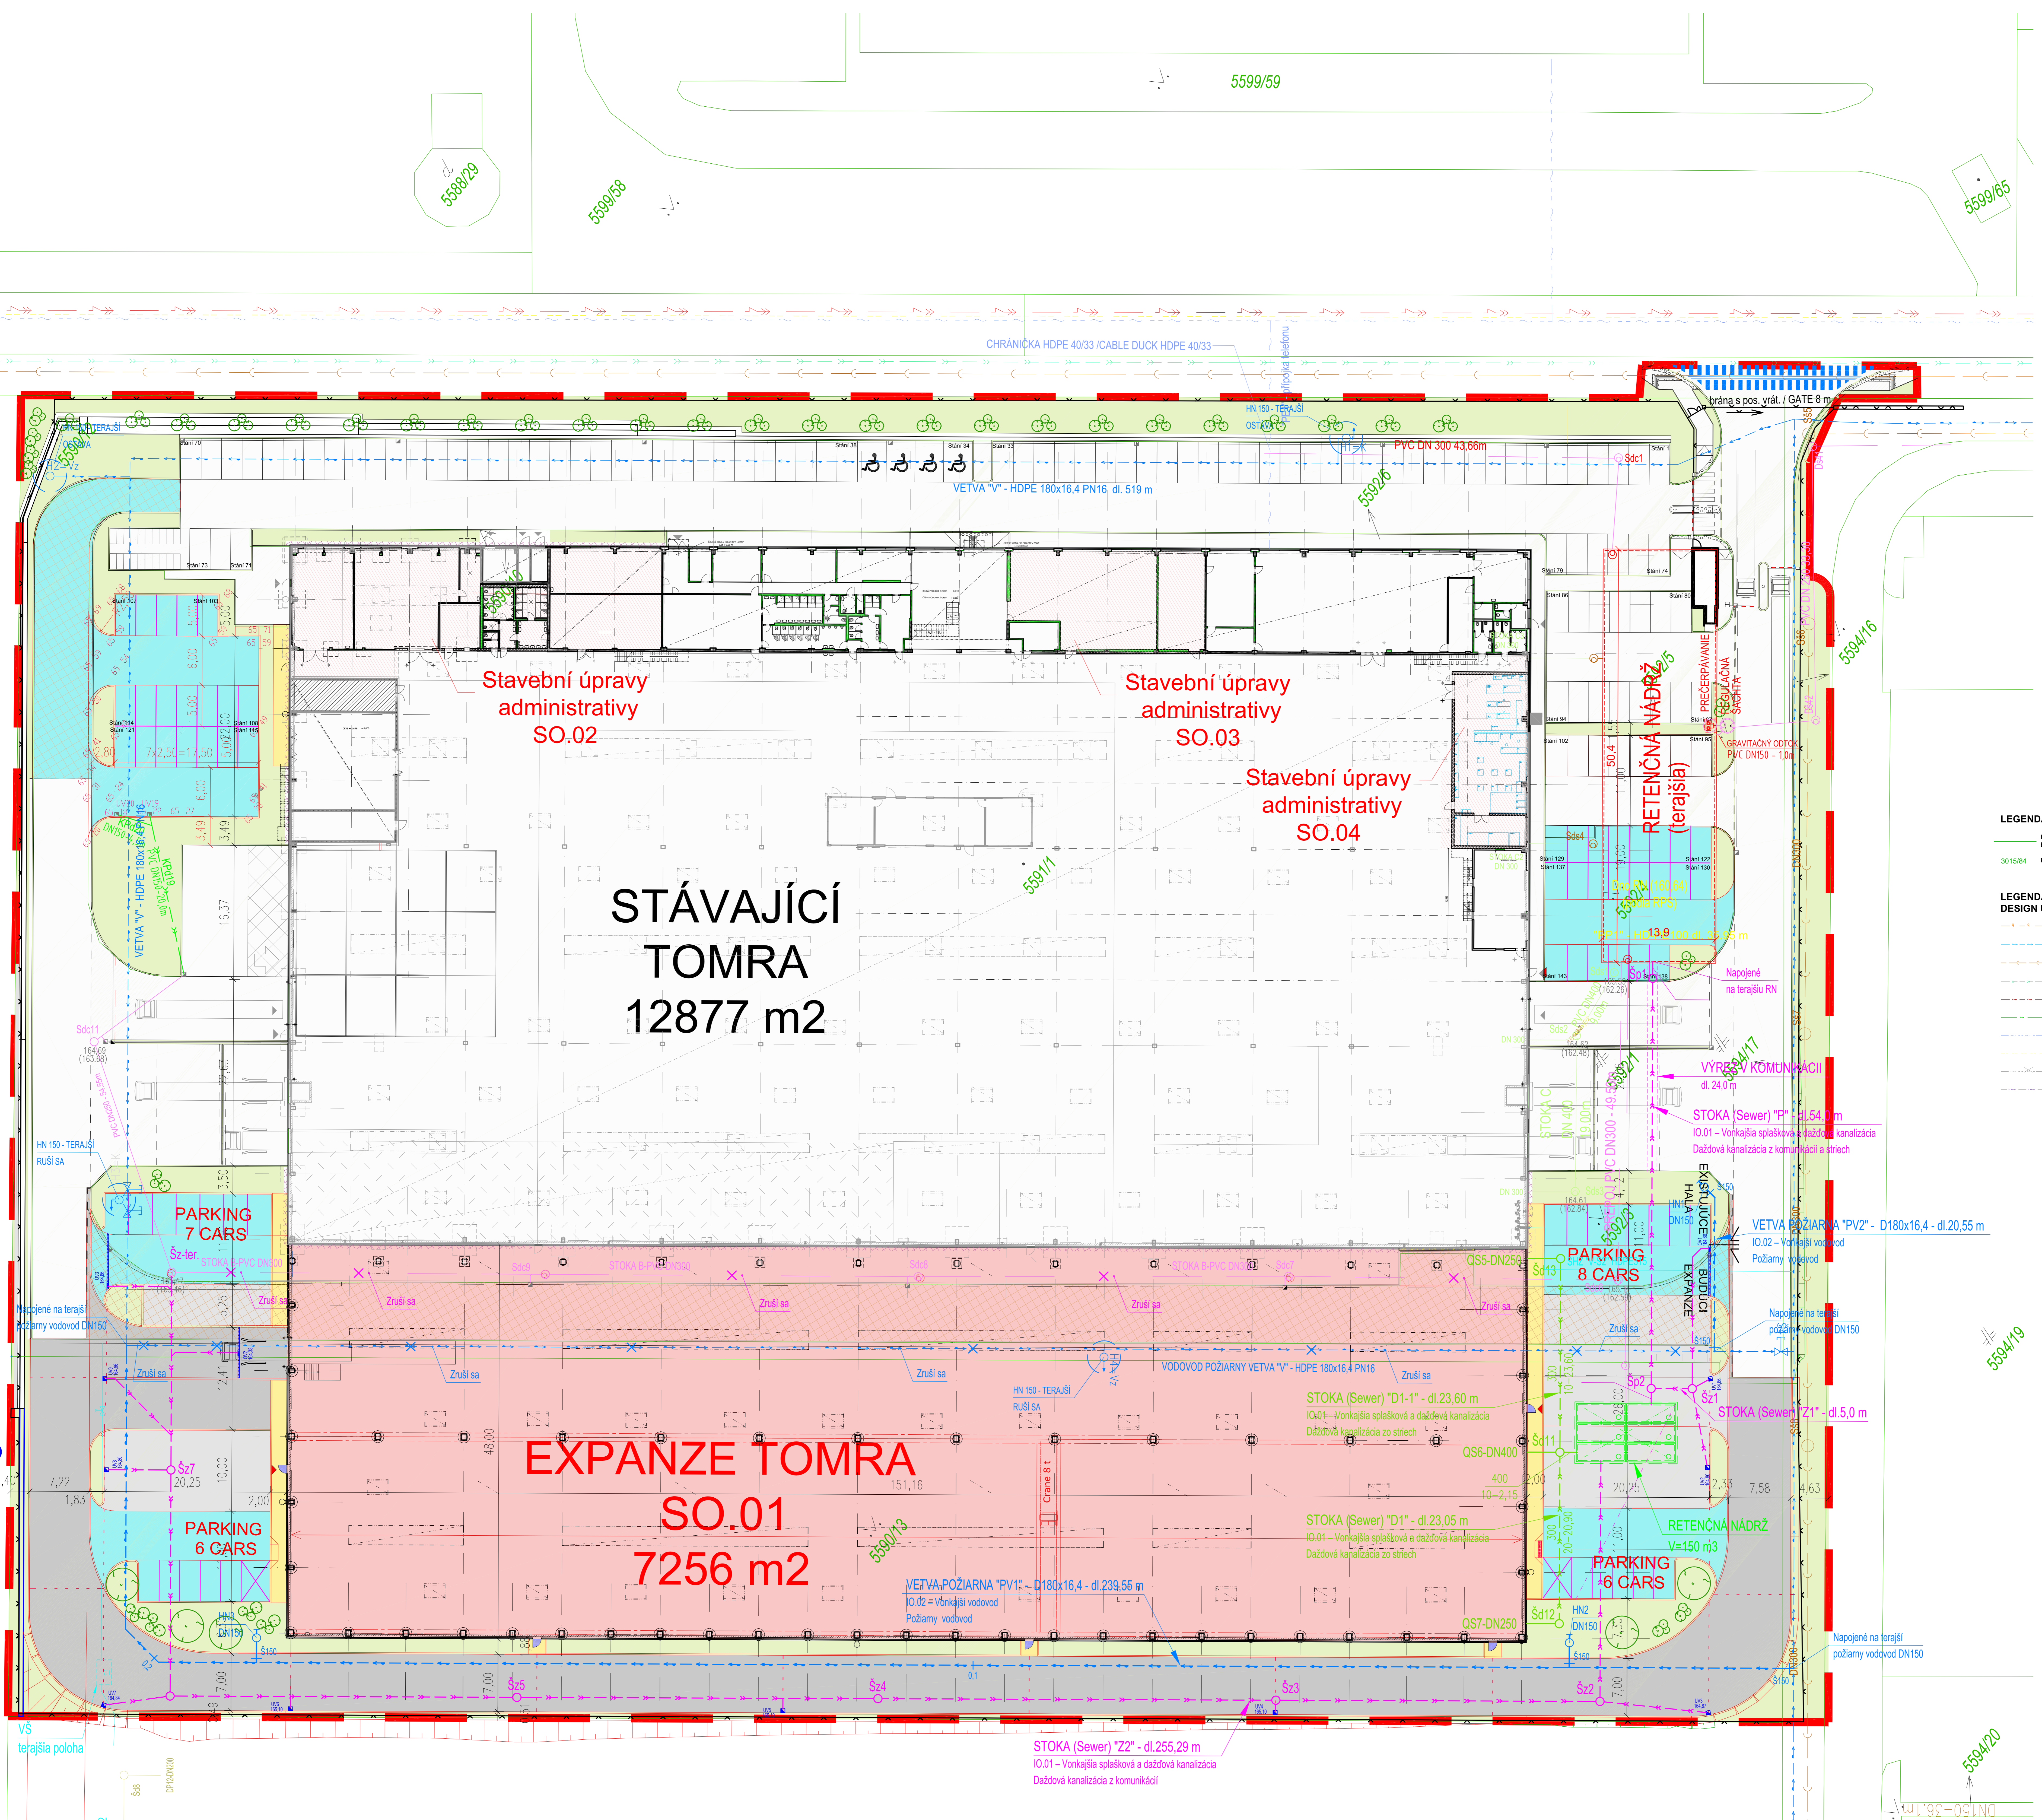

STÁVAJÍCÍ
TOMRA
12877 m²

EXPANZE TOMRA
SO.01
7256 m²

Stavební úpravy
administrativy
SO.02

Stavební úpravy
administrativy
SO.03

Stavební úpravy
administrativy
SO.04

RETENČNÁ NÁDRŽ
(terajšia)

PARKING
8 CARS

PARKING
7 CARS

PARKING
6 CARS

PARKING
16 CARS

- LEGENDA KN/ CADASTRAL LEGEND:**
- Hranice katastrálnych parciel / Boundary of cadastral plots
 - Parcelné čísla / Numbers of plots
- LEGENDA SIETE EXISTUJÚCE / DESIGN UNDERGROUND SERVICES:**
- Plynovod - STL / Gas pipe
 - Vodovod stĺpny / Water pipeline
 - Kanalizácia splašková / Sanitary sewers
 - Dažďová kanalizácia / Storm sewers
 - Vedenie podzemné VN / Electric wiring - High voltage
 - Vedenie podzemné NN / Electric wiring - low voltage
 - Pripojka slaboprádu / Fire main and hydrant
 - Výhledové ovčenie / Cancellation of lines - cancelled
 - Vodovod požiarnej - hydranty / Fire main and hydrant
- LEGENDA / LEGEND:**
- Hranice stavebných plôch / Construction area boundaries
 - Riešenie objektu / Building design
- LEGENDA POVRCHOV / DESIGN SURFACE:**
- Navrhovane objekty / Warehouse
 - Navrhovane objekty - administratíva / Office
 - Asfalt 150 mm - pre osobné autá / Asphalt 150 mm road for personal cars
 - 8 cm zámoková dlažba / 8 cm blockwork pavement
 - 8 cm zámoková dlažba (parkovacie státie OA) / 8 cm blockwork pavement (parking PKW)
 - 6 cm zámoková dlažba (chodníky) / 6 cm blockwork pavement
 - Srk (pre LKW a hasičský voz) / gravelled area (for LKW and Fire Truck)
 - Zeleň / Green
- LEGENDA NAVRHOVANÝCH OBJEKTOV / DESIGNED OBJECTS LEGEND:**
- IO.01 - VONKAJŠIA SPLAŠKOVÁ A DAŽĎOVÁ KANALIZÁCIA / IO.01 - OUTDOOR SANITARY SEWER AND RAIN WATER SEWER SYSTEM
 - DAŽĎOVÁ KANALIZÁCIA - STRECHY / RAIN WATER SEWER SYSTEM - ROOFS
 - ZAOLIEVANÁ KANALIZÁCIA - KOMUNIKÁCIE / RAIN WATER SEWER SYSTEM - SOAKS
 - IO.02 - VONKAJŠÍ VODOVOD / IO.02 - OUTDOOR WATER PIPELINE
 - VODOVOD POŽIARNY / FIRE WATER PIPELINE
 - VODOVOD PITNÝ / POTABLE WATER PIPELINE

Výšková úroveň haly 40,000=165,85 m n.m. B.p.v.

PROLOGIS

GENERAL PRODUCENT: RotaGroup

OPERATIONAL PROJECTIVE DESIGN: RotaGroup

DESIGNER: RotaGroup

APPROVED DESIGNER: ING. JOSEF JAMBLA

DATE: 12/2018

PROJECT: Prologis Senec DC8 Tomra - Etapa II.

SCALE: 1:250

DATE: 12/2018

NO. 03

SITUACE

COORDINATE SITUATION